


# 有田町管内図

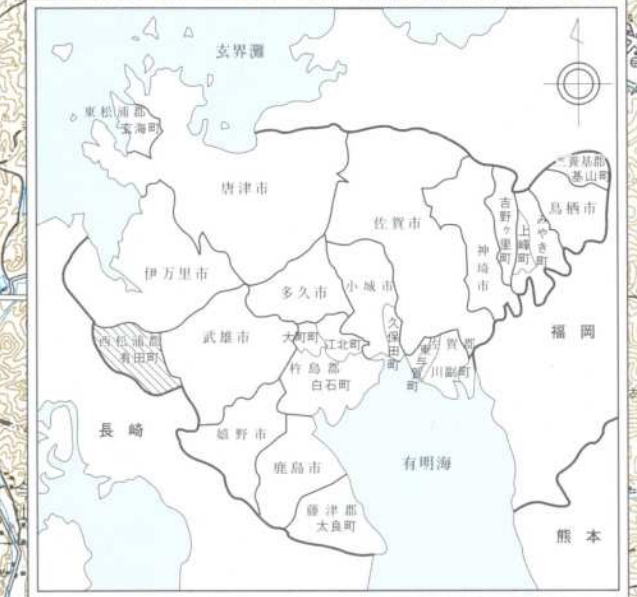


有下水第6号 令和5年度(繰越) 社会資本整備総合交付金事業(防災・安全交付金)  
有田町公共下水道水質浄化センター管理棟電気計装設備(監視装置)更新工事



凡 例	
	今回施工箇所



有下水第6号 令和5年度(繰越) 社会資本整備総合交付金事業(防災・安全交付金)  
有田町公共下水道水質浄化センター管理棟電気計装設備(監視装置)更新工事

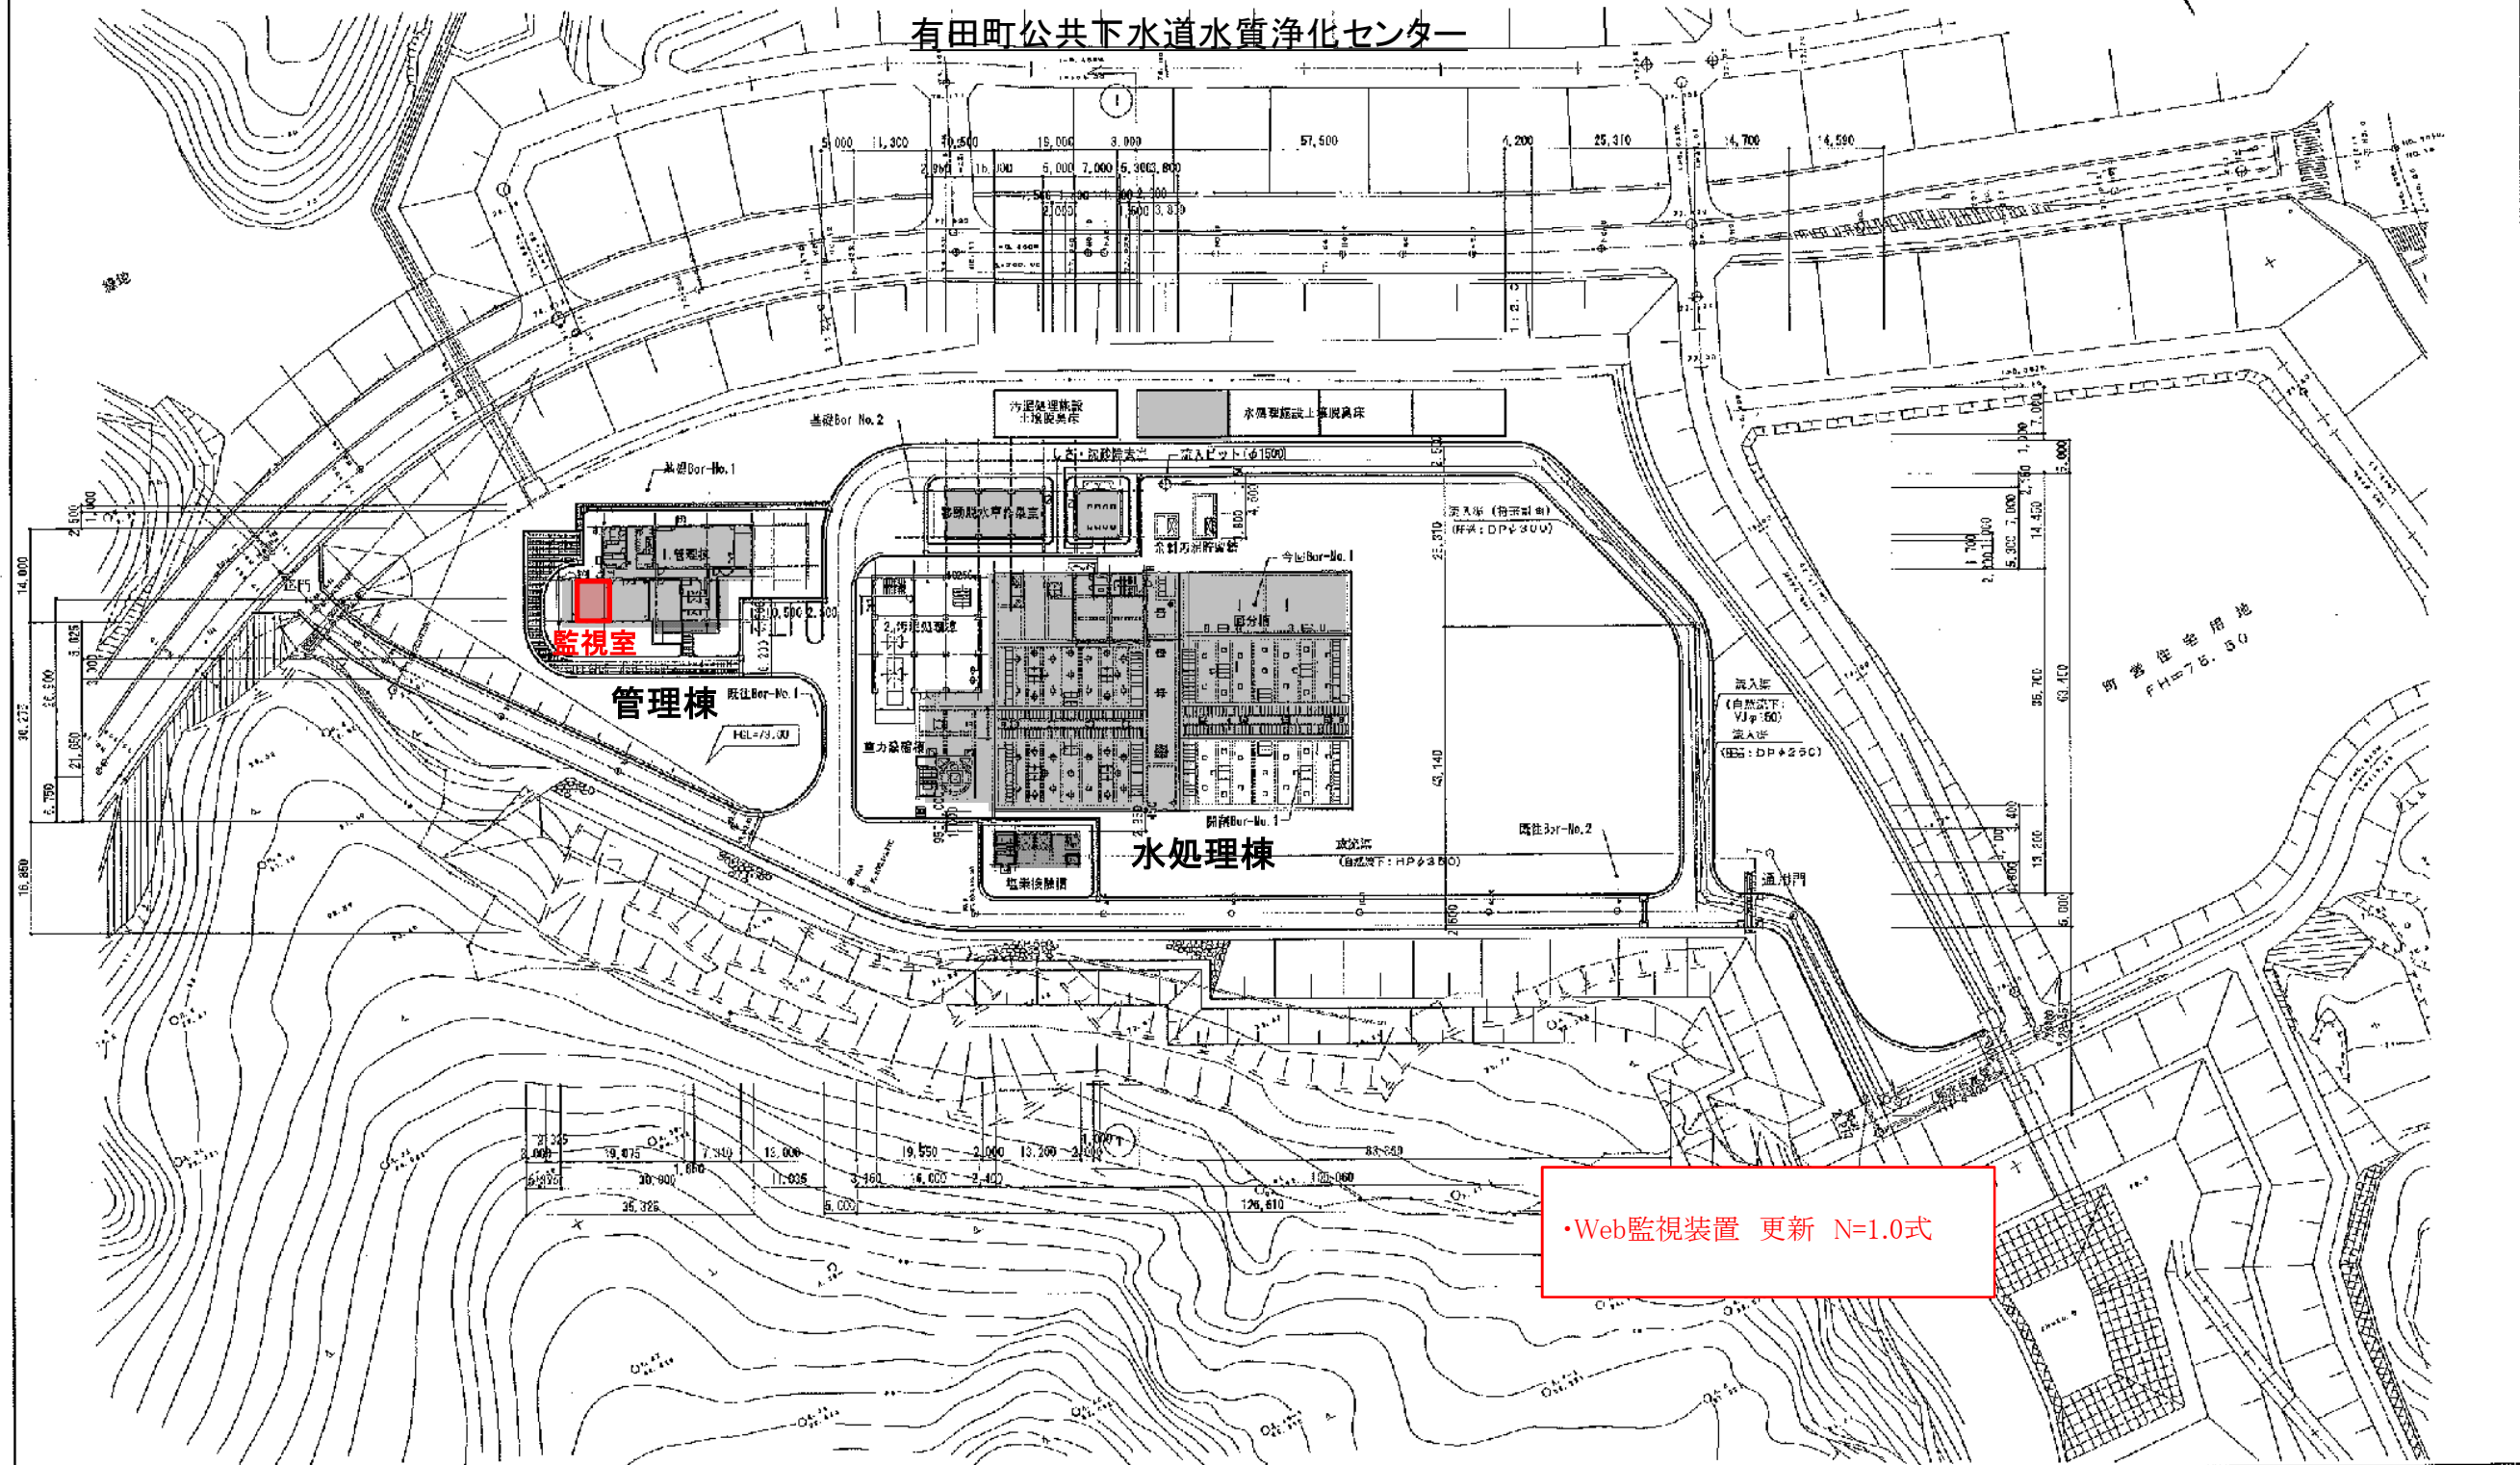

一般平面図 8-1:600

図 3-2 有田町水質浄化センター一般平面図

施設名	有田町水質浄化センター		
図面名称	一般平面図(全体)	縮尺	1:500
検取年月	平成 24年 3月	図面識別コード	Z101
設計管理	日本下水道事業団	業務委託番号	0-00-0900-J-00
受託業者	日本上下水道設計株式会社	図面番号	2