

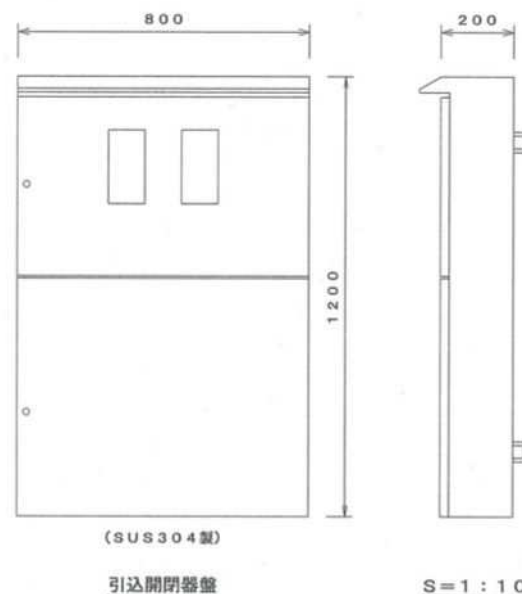
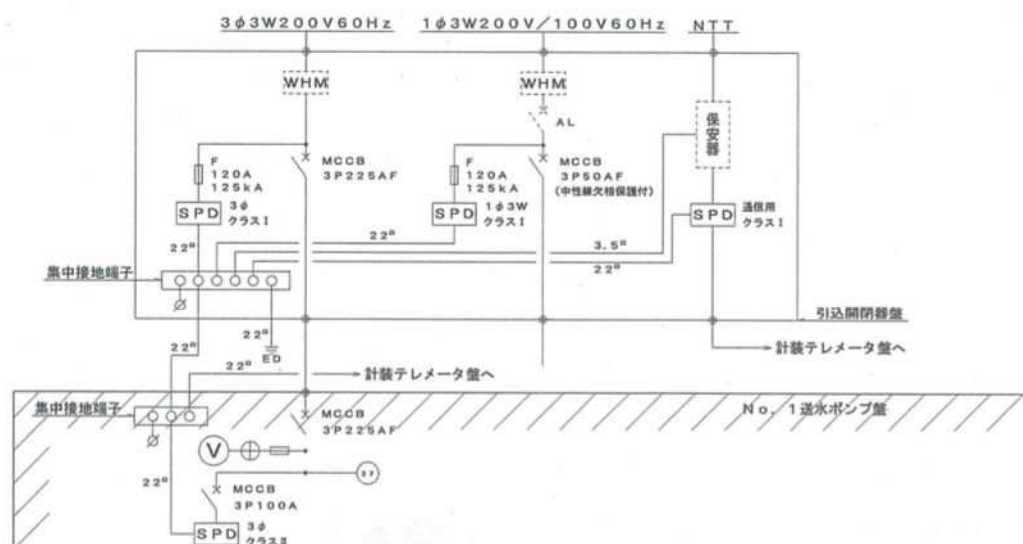


穂波尾 ポンプ場場内平面図 S=1:100

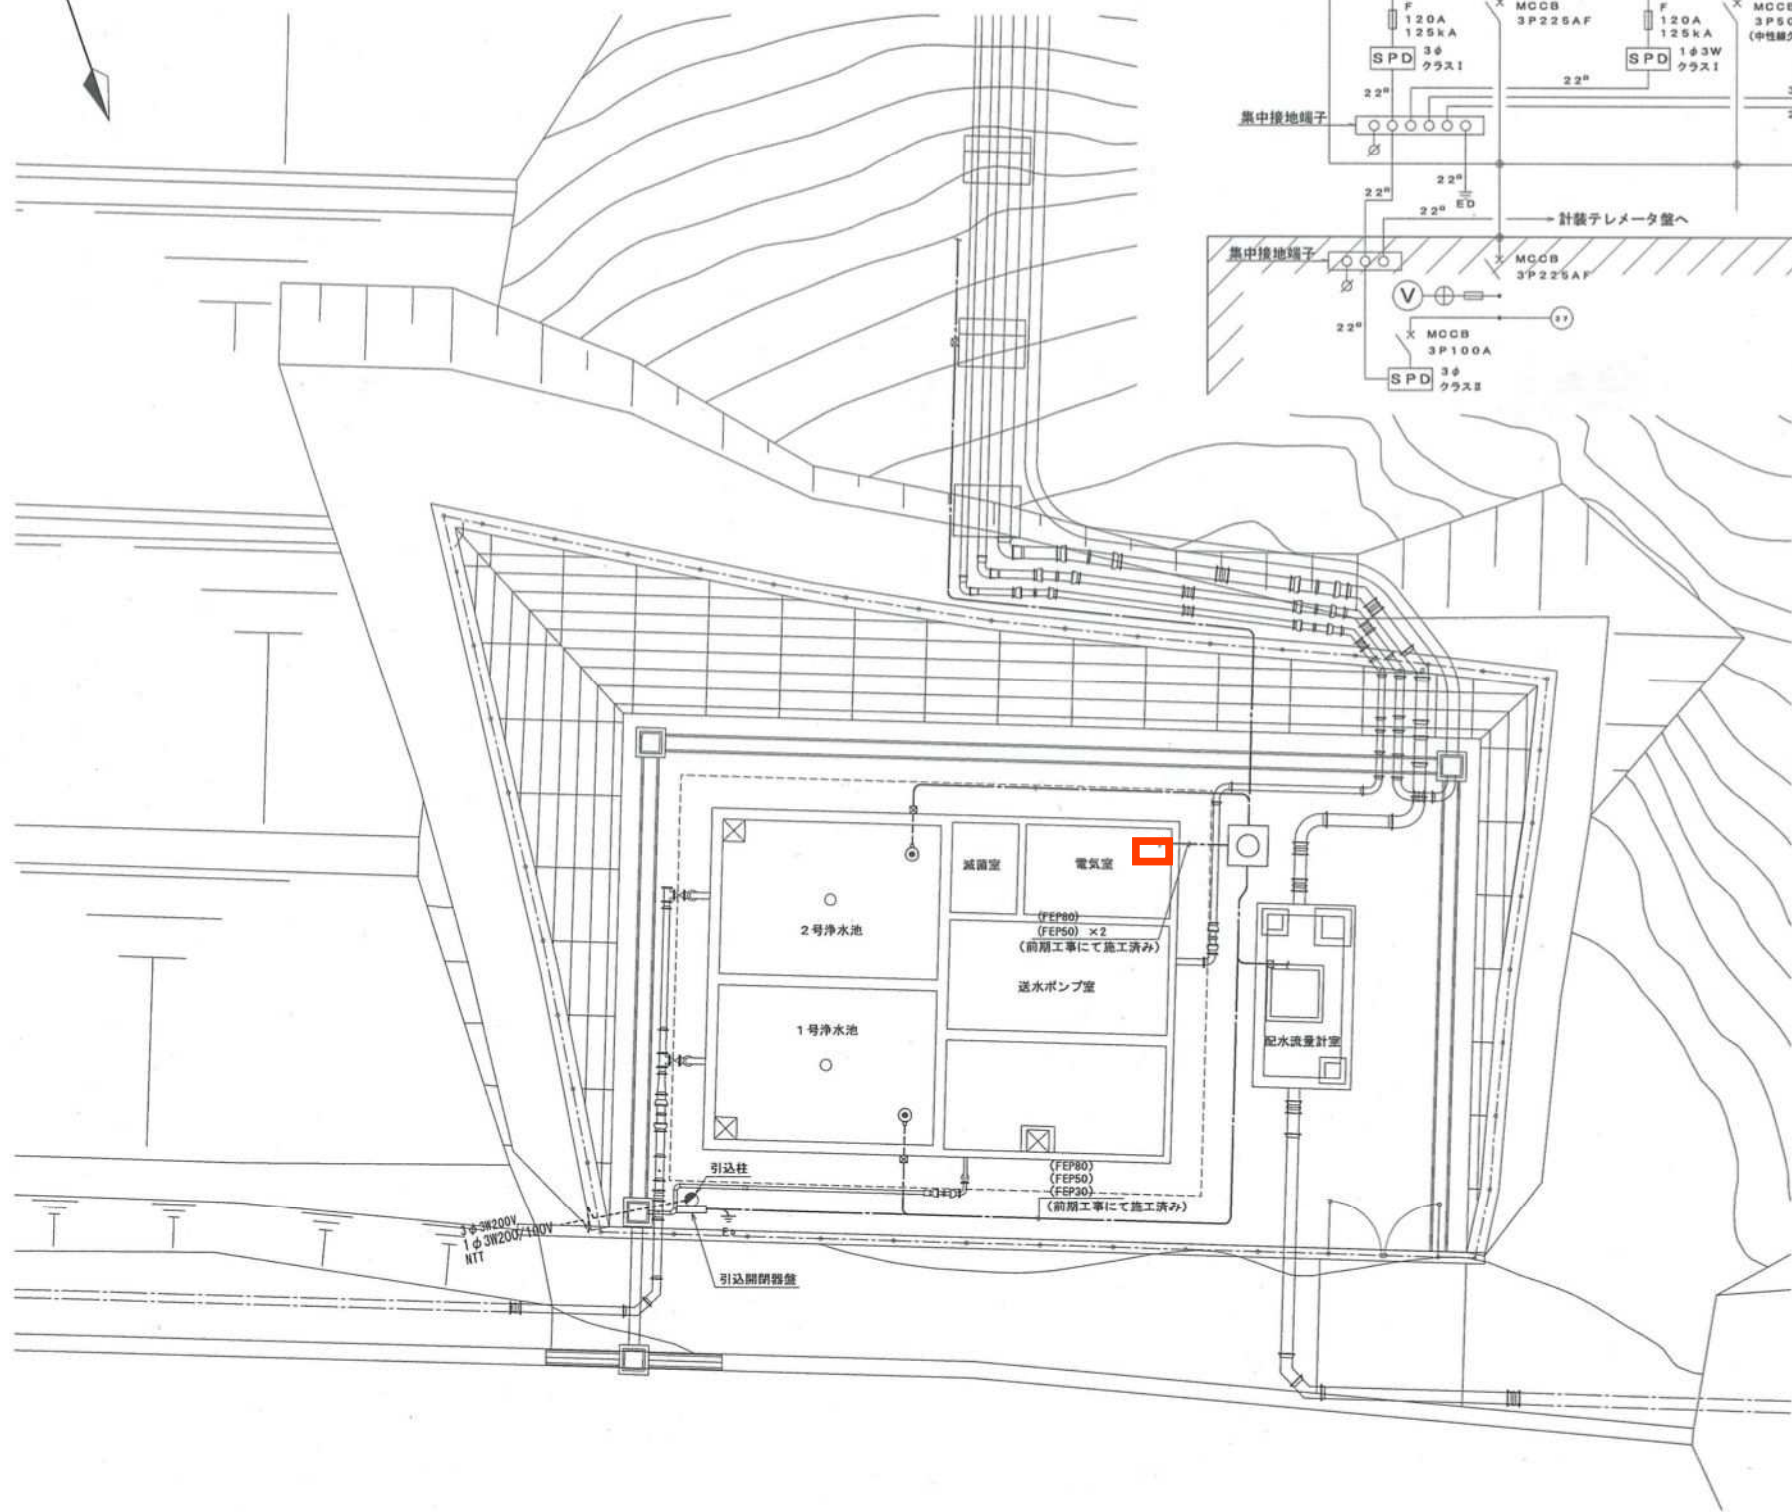

引込装柱図 S=1:50

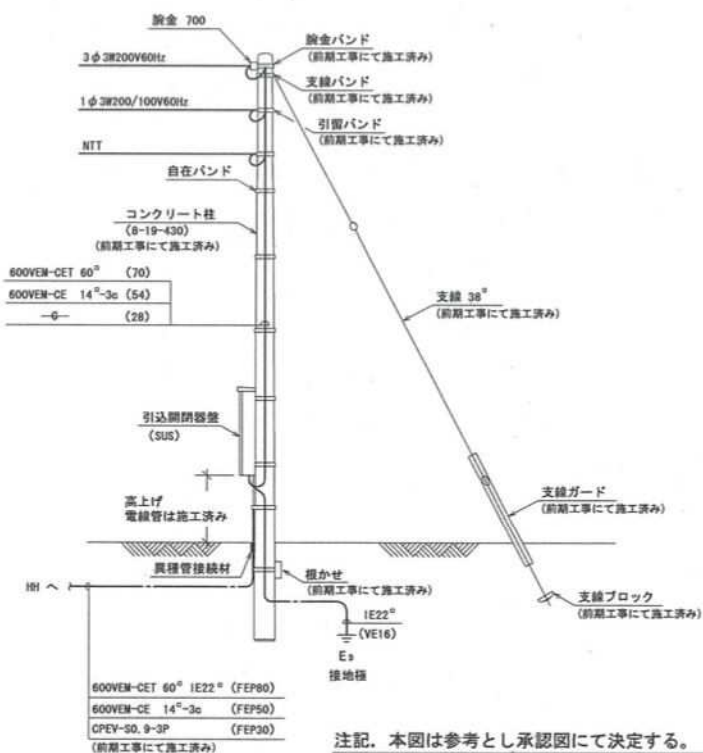

注記: 本図は参考とし承認図にて決定する。

工事名	有田町水道統合事業				
図面名	ポンプ場電源引込工配線図				
縮尺	S=1:100, 50			図面番号	
設計	平成 年 月 日				
有田町水道事業所					